
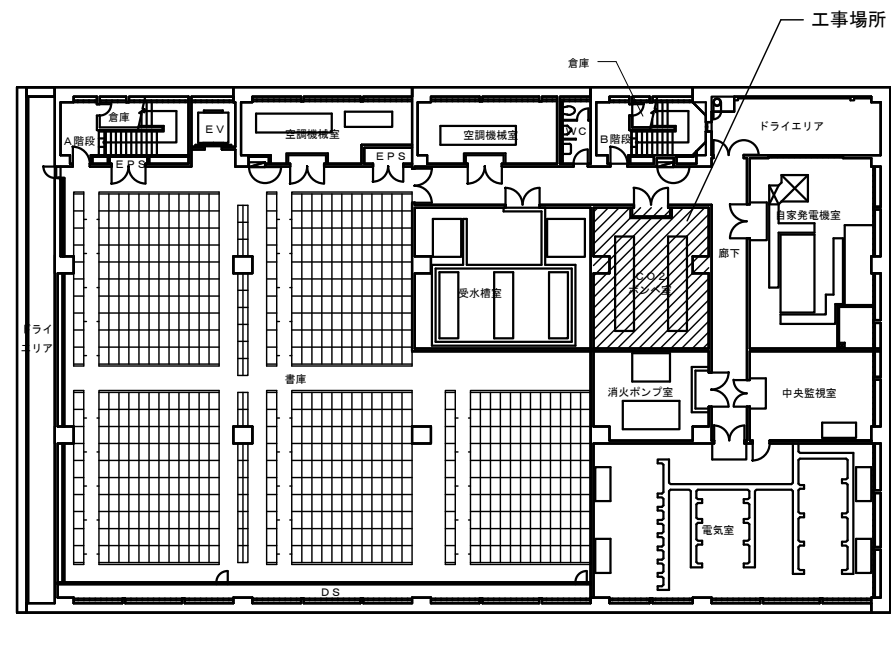
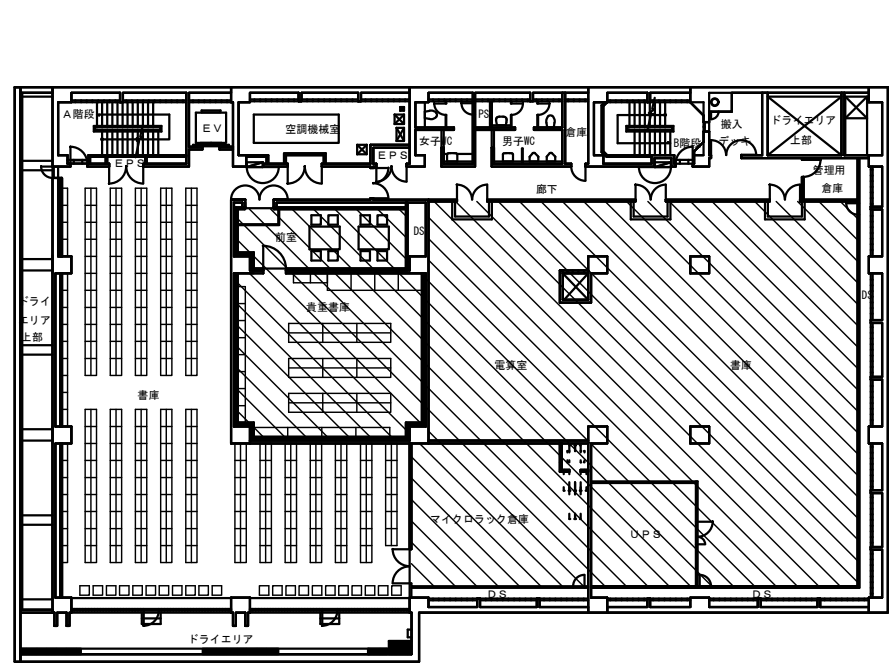


工事名	横浜市立大学学術情報センター 二酸化炭素消火設備消火薬剤貯蔵容器等交換工事	年月日	令和5年8月
図面番号	01 案内図・配置図	縮尺	A1:1/1,000・10,000 A3:1/2,000・20,000
公立大学法人 横浜市立大学		総務部 総務課施設担当	

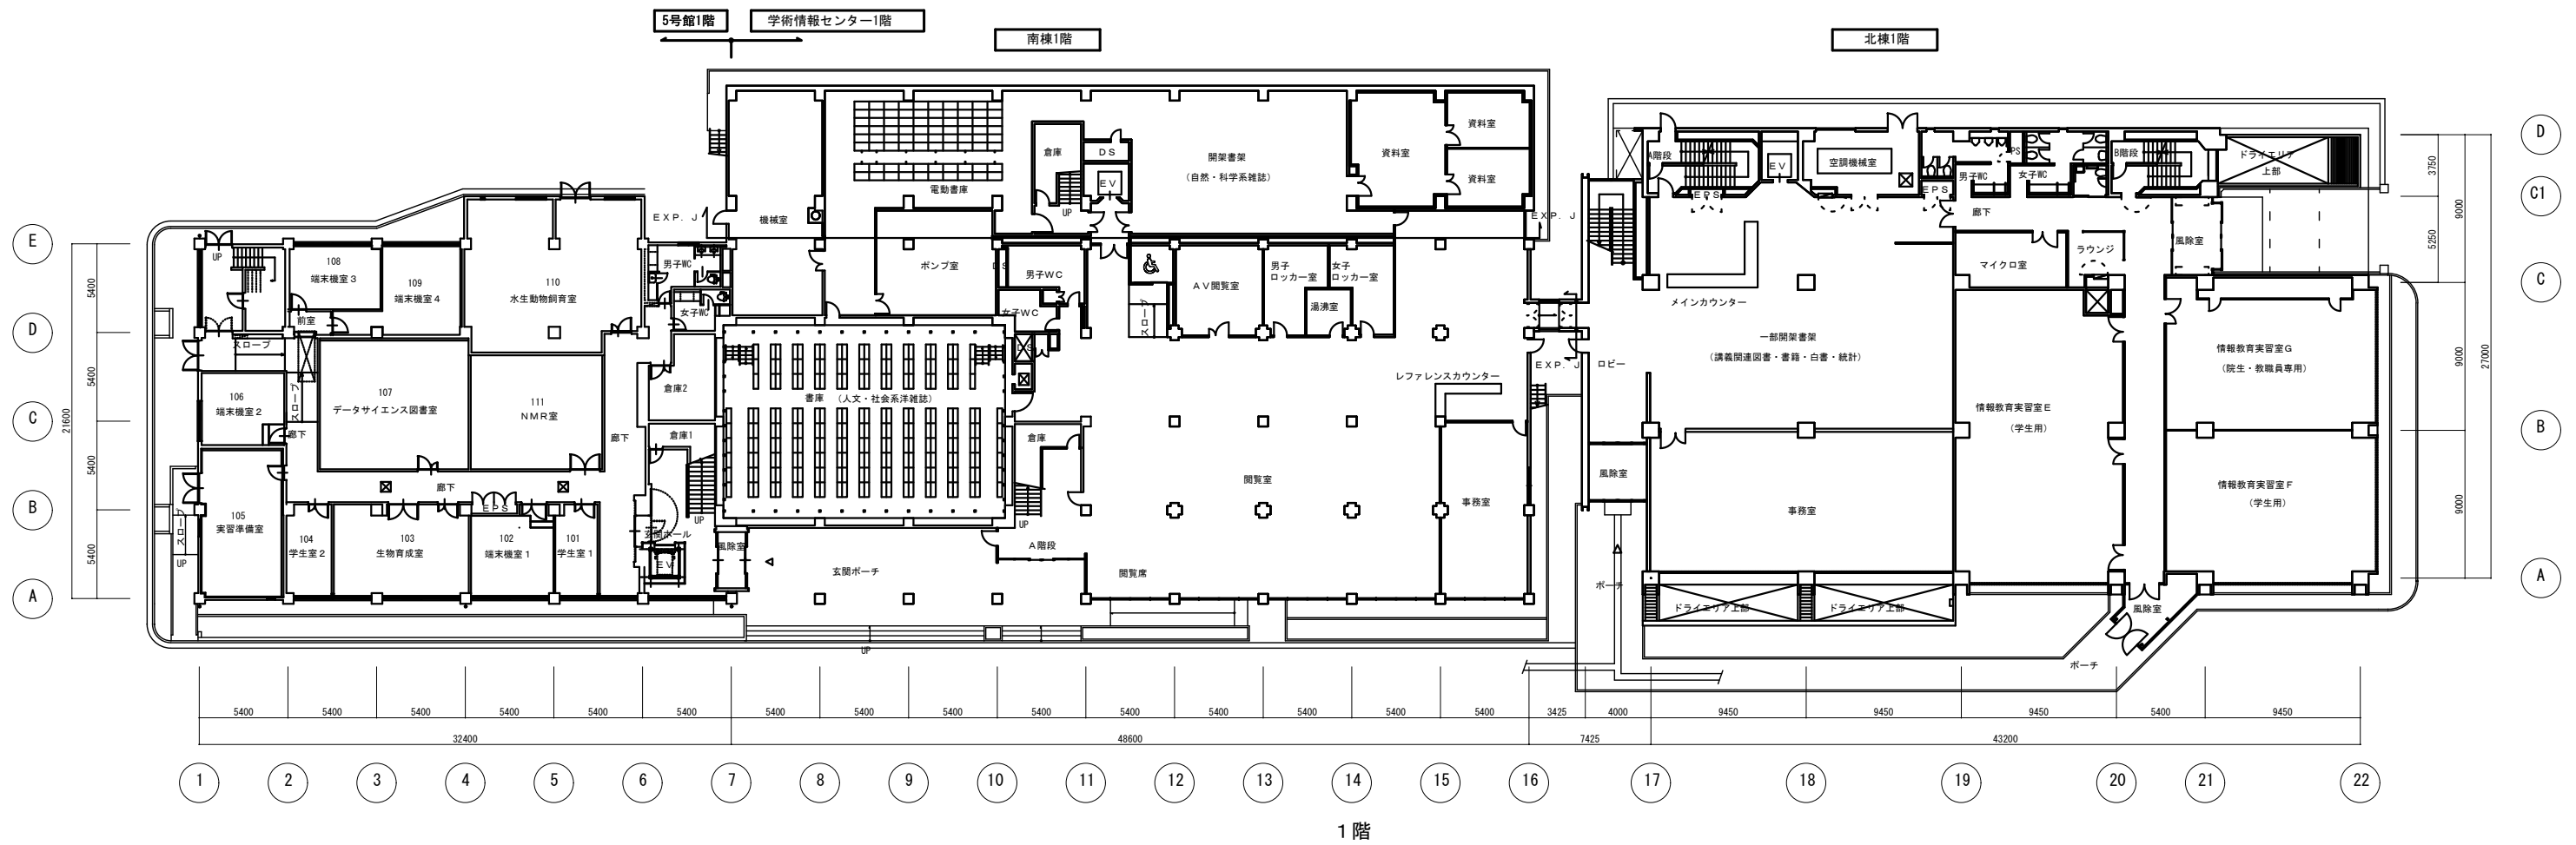


- 凡例
- ... 工事場所
  - ... 二酸化炭素消火設備範囲

工事名	横浜市立大学学術情報センター 二酸化炭素消火設備消火薬剤貯蔵容器等交換工事	年月日	令和5年8月
図面番号	02 各階平面図	縮尺	A1: 1/200 A3: 1/400
公立大学法人 横浜市立大学		総務部	総務課施設担当

二酸化炭素貯蔵容器(45kg/68L)  
 容器弁認定番号 よー017号  
 容器弁型式 PH14B  
 交換対象数量(容器・容器弁) 30セット  
 メーカー 株式会社コアツ 同等品

二酸化炭素起動用ガス容器(1kg/2.1L)  
 容器弁認定番号 よー015号  
 容器弁型式 PH5C  
 交換対象数量(容器・容器弁) 4セット  
 メーカー 株式会社コアツ 同等品

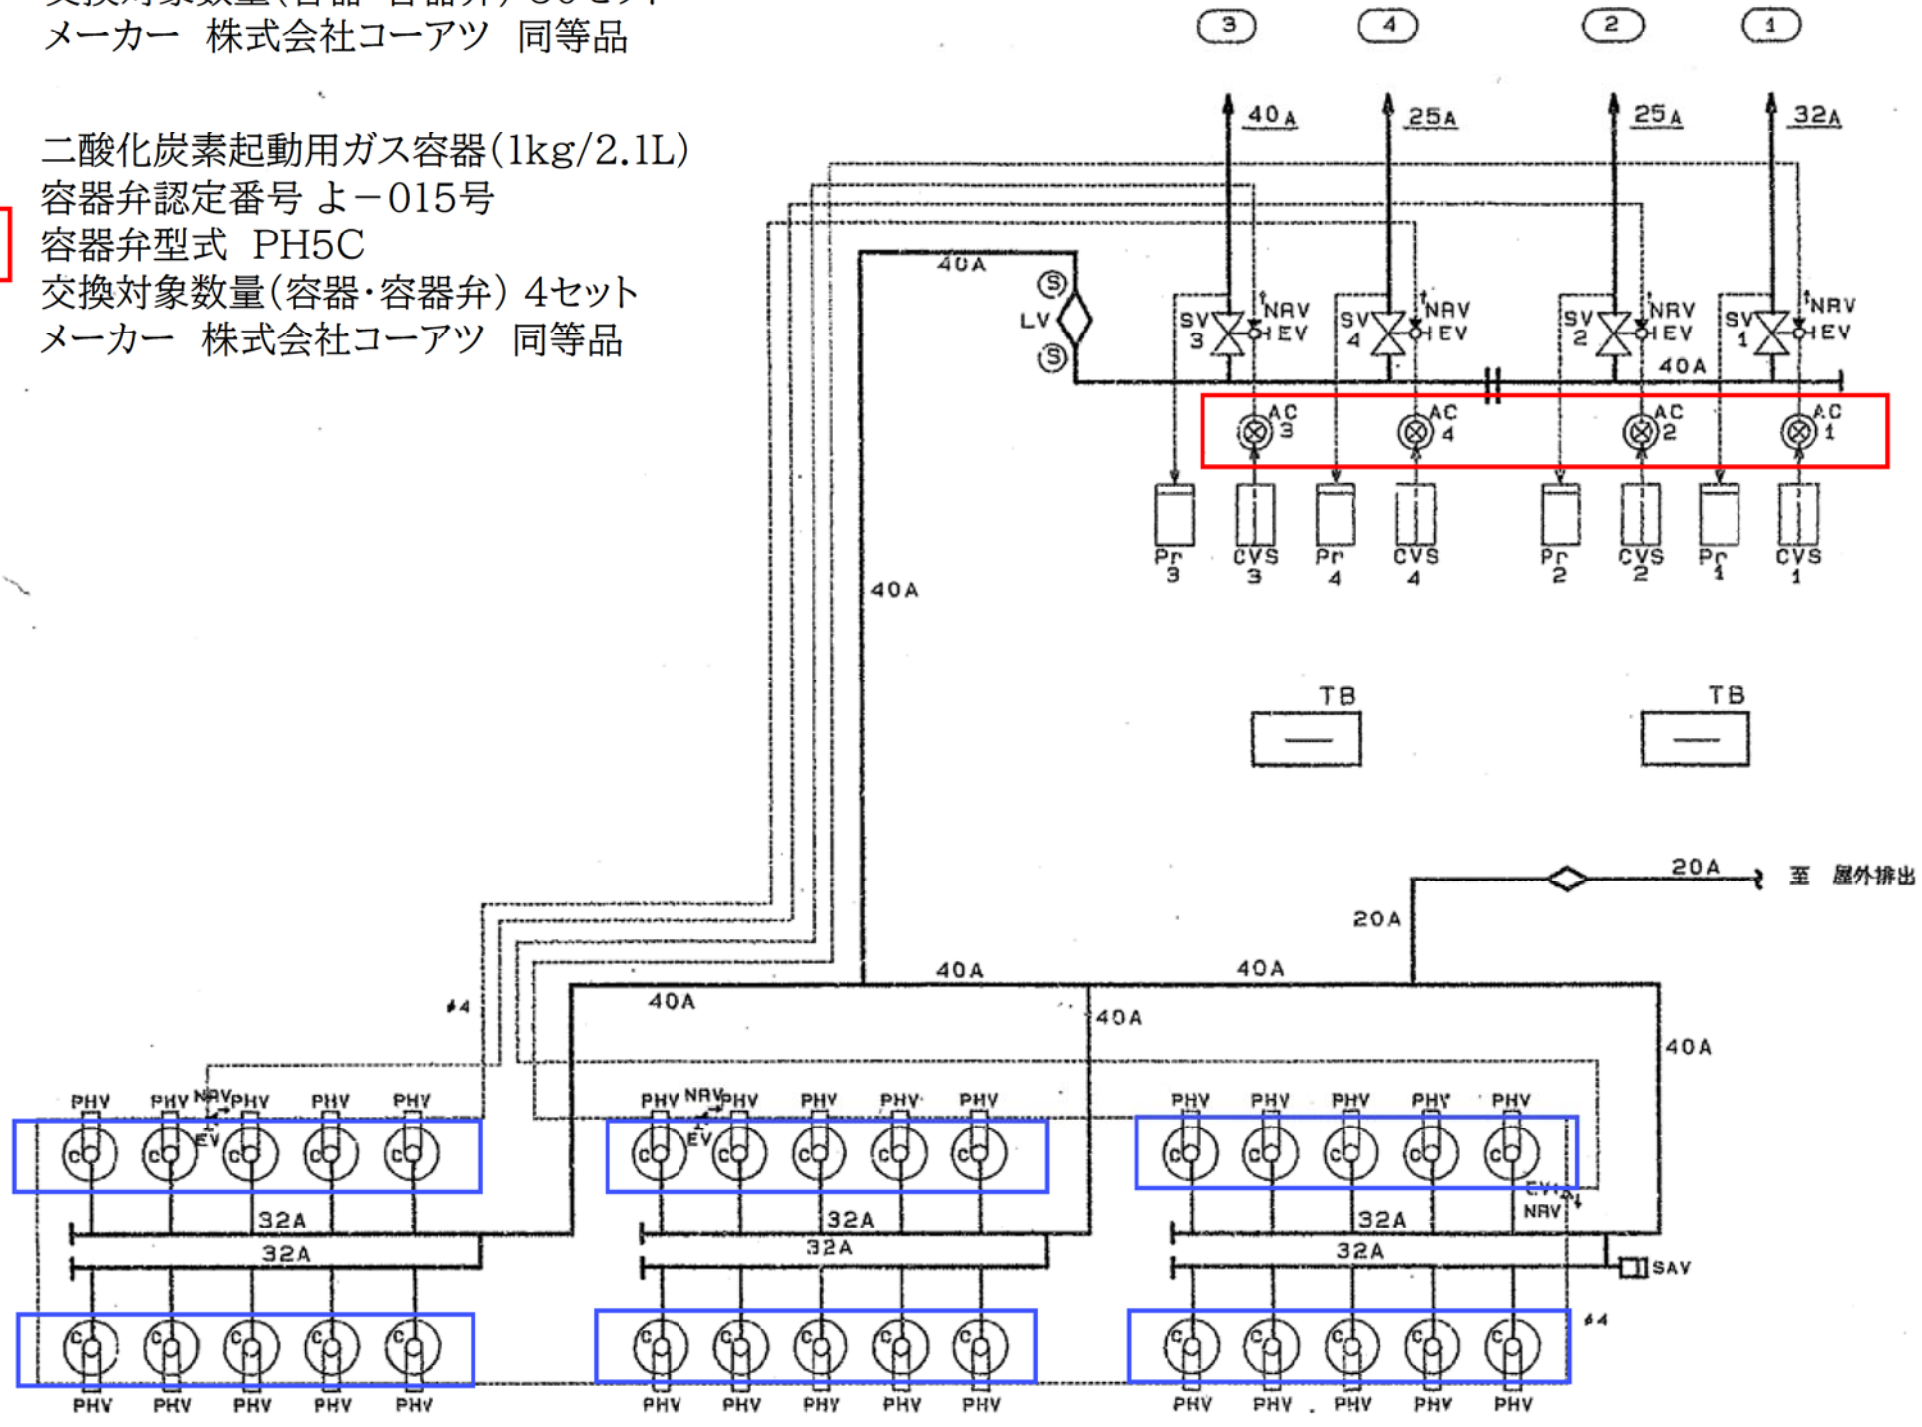

凡 例	
記号	名称
C	45Kg/68L二酸化炭素貯蔵容器
AC	1Kg/2.1LCO <sub>2</sub> 起動用ガス容器
BV	排出弁
LV	点検用閉止弁 (リミットスイッチ付)
S	リミットスイッチ
PHV	PH型開放装置
SV	選振弁
SAV	安全装置
NRV	φ4不選弁
EV	φ4リリーフ弁
CVS	容器弁ソレノイド
Pr	圧カスイッチ
TB	端子箱

系統番号	区 画 名	放出本数
1	貴重書庫	30
2	マイクロラック倉庫	20
3	電算室	29
4	UPS	3

工事名	横浜市立大学学術情報センター 二酸化炭素消火設備消火薬剤貯蔵容器等交換工事	年月日	令和15年8月
図面番号	03 二酸化炭素消火薬剤貯蔵容器室	縮尺	NTS
公立大学法人 横浜市立大学		総務部 総務課施設担当	