


受信機器設置カ所プロット図(福浦キャンパス)


臨床研究棟

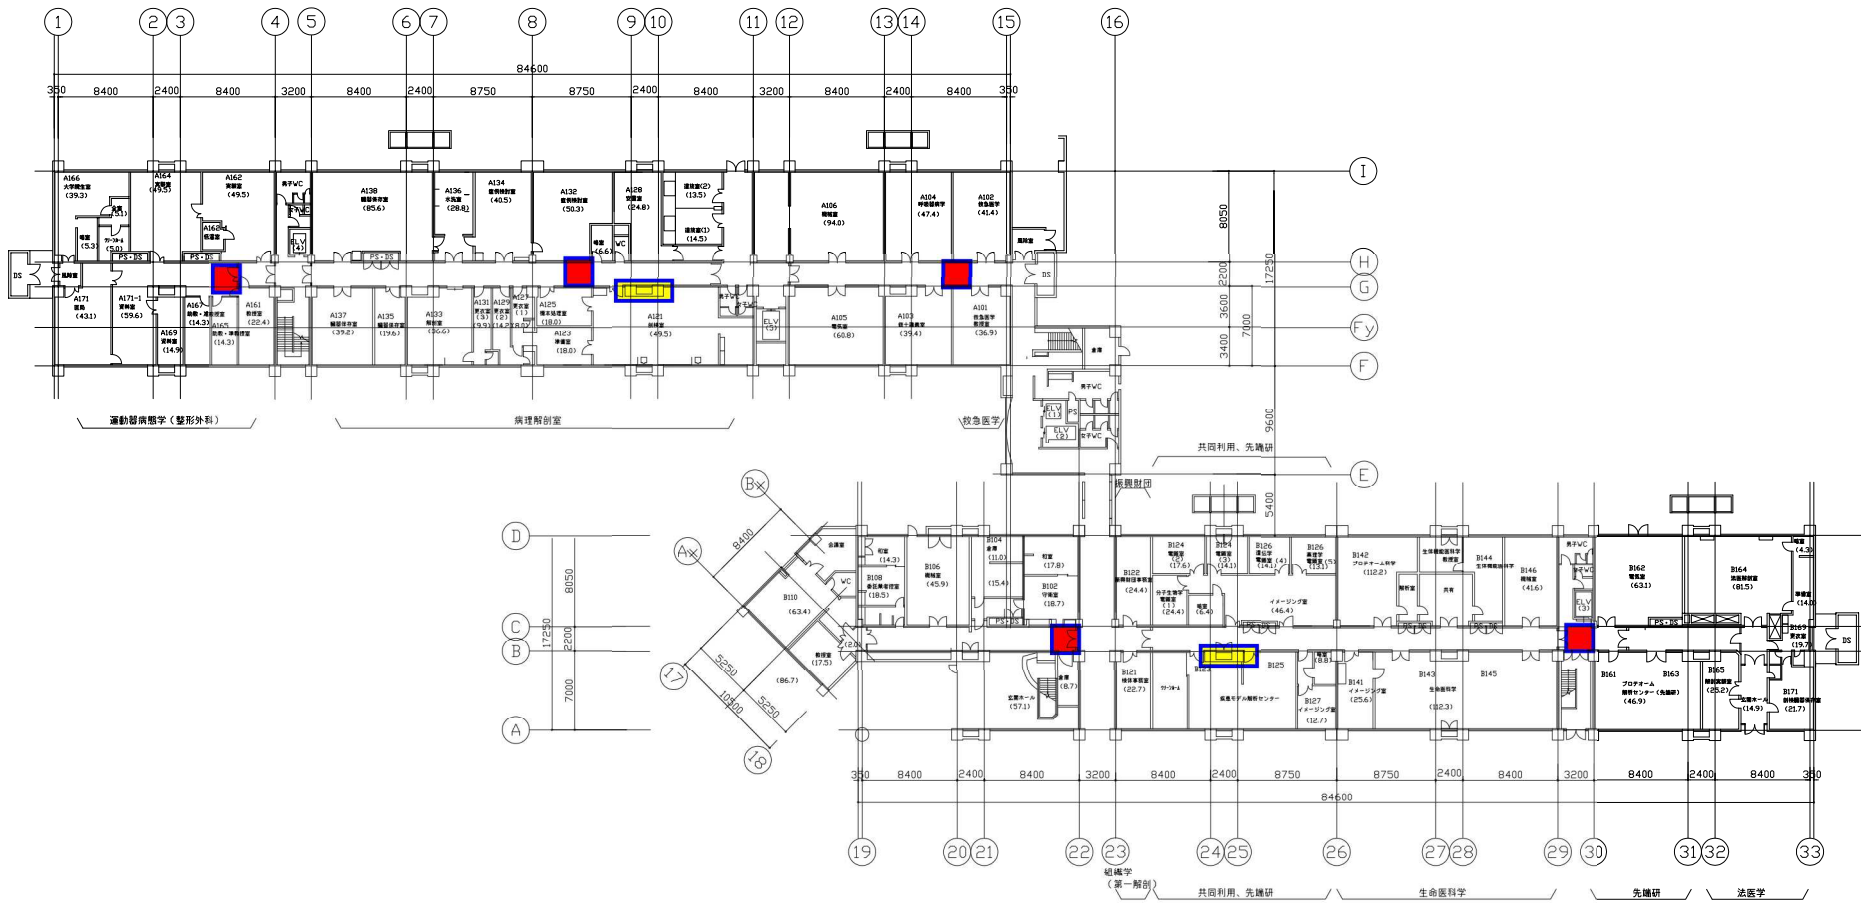


基礎研究棟

- 受信機器 設置カ所
- ネットワーク機器収容EPS


件名	公立大学法人 横浜国立大学医学部
図名	臨床・基礎研究棟 1階 平面図
縮尺	日付 平成30年4月

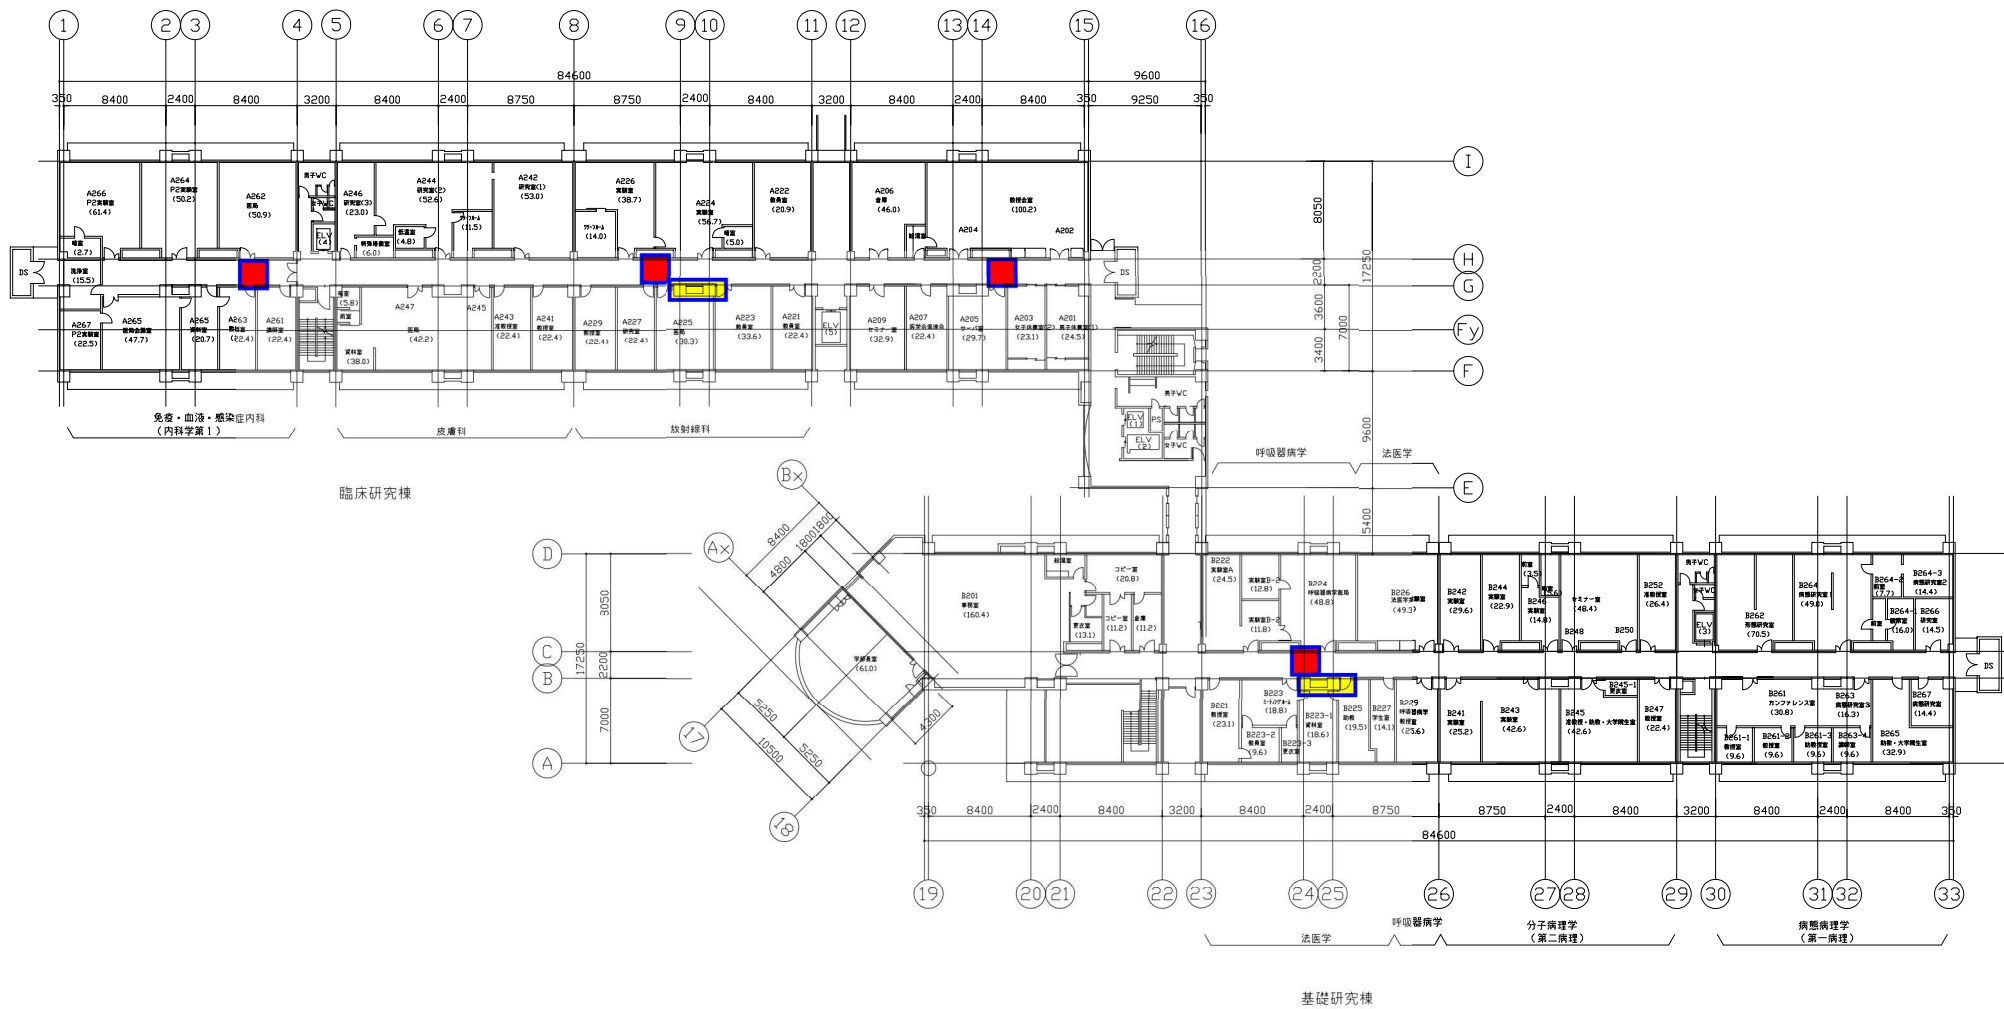


- 受信機器 設置カ所
- ネットワーク機器収容EPS

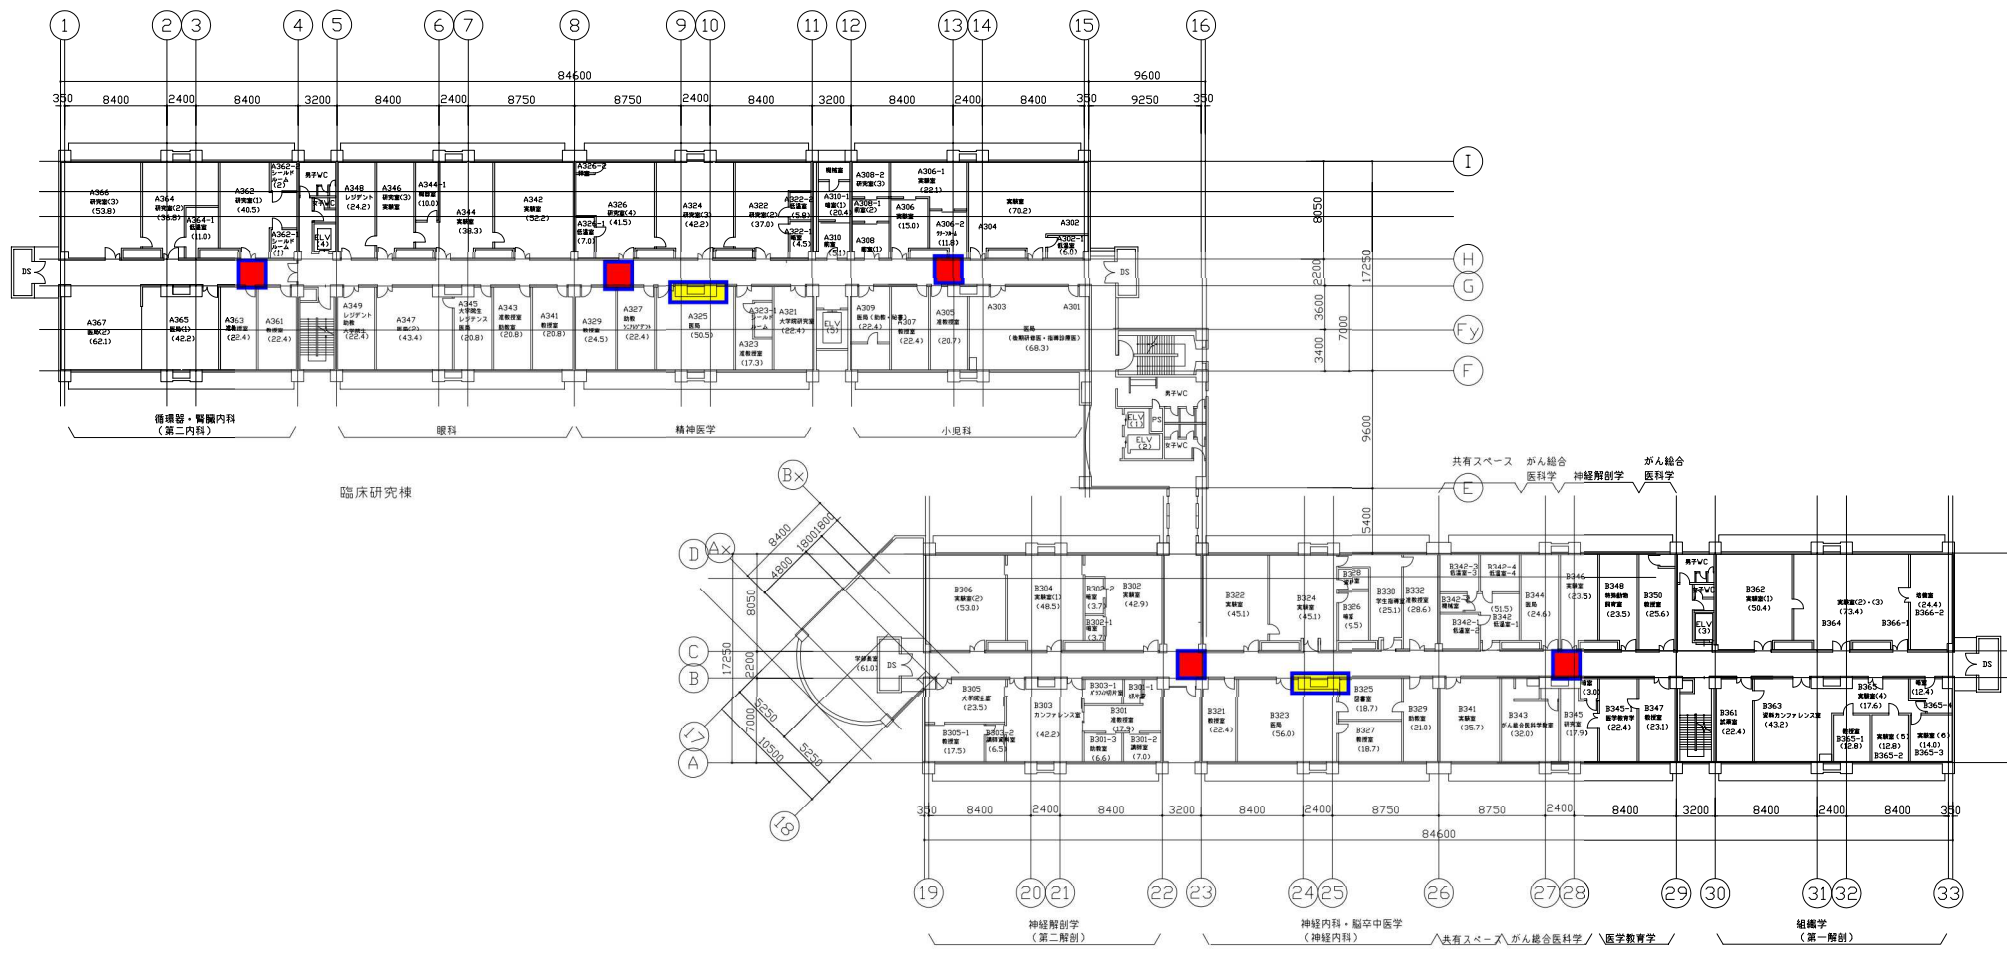


- 受信機器 設置カ所
- ネットワーク機器収容EPS

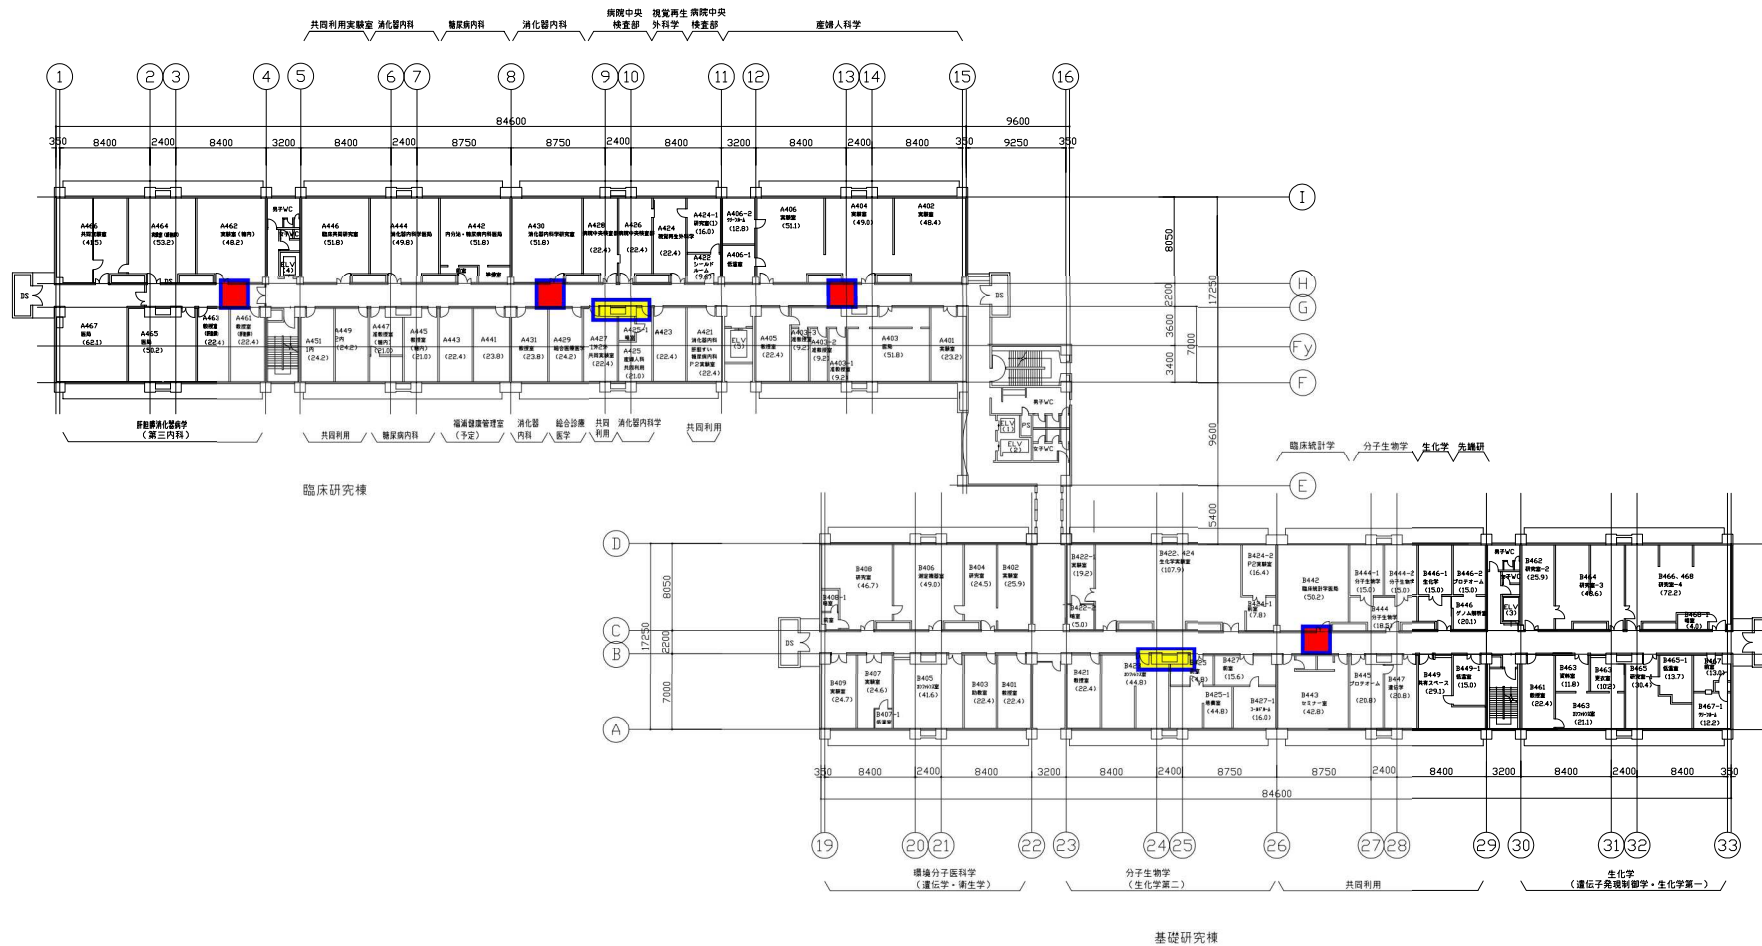


- 受信機器 設置カ所
- ネットワーク機器收容EPS

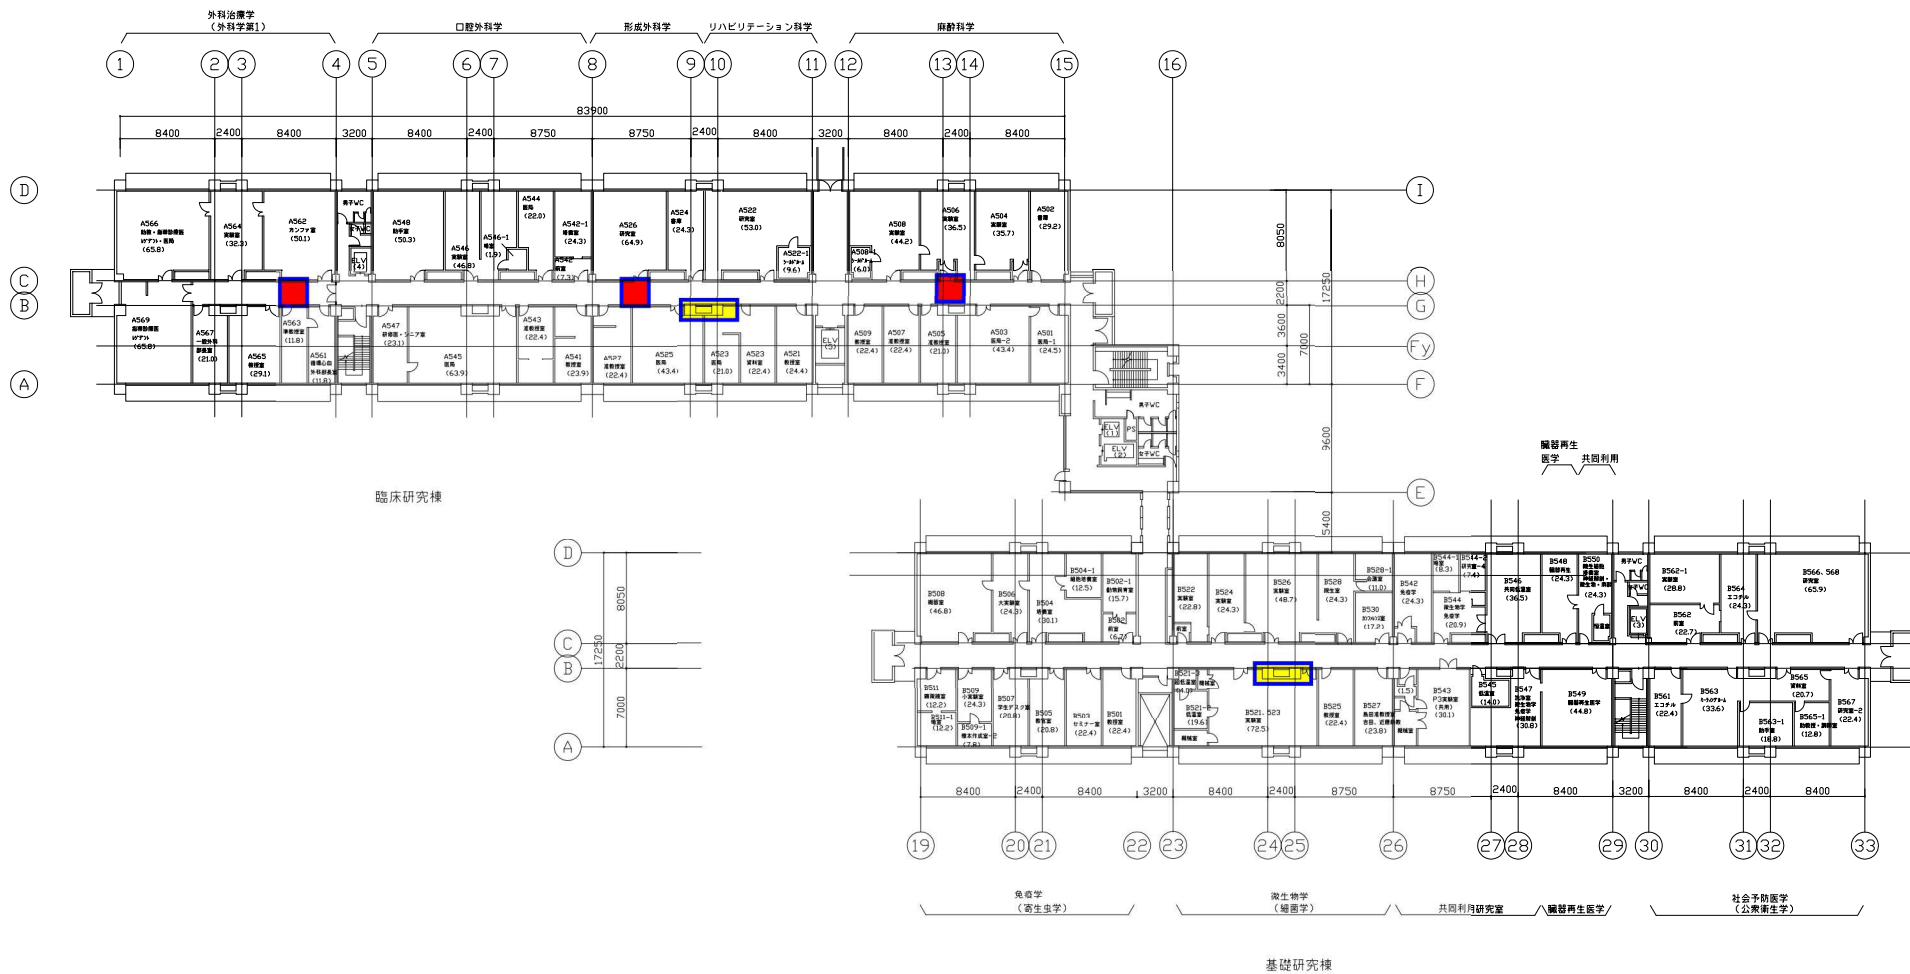


- 受信機器 設置カ所
- ネットワーク機器収容EPS

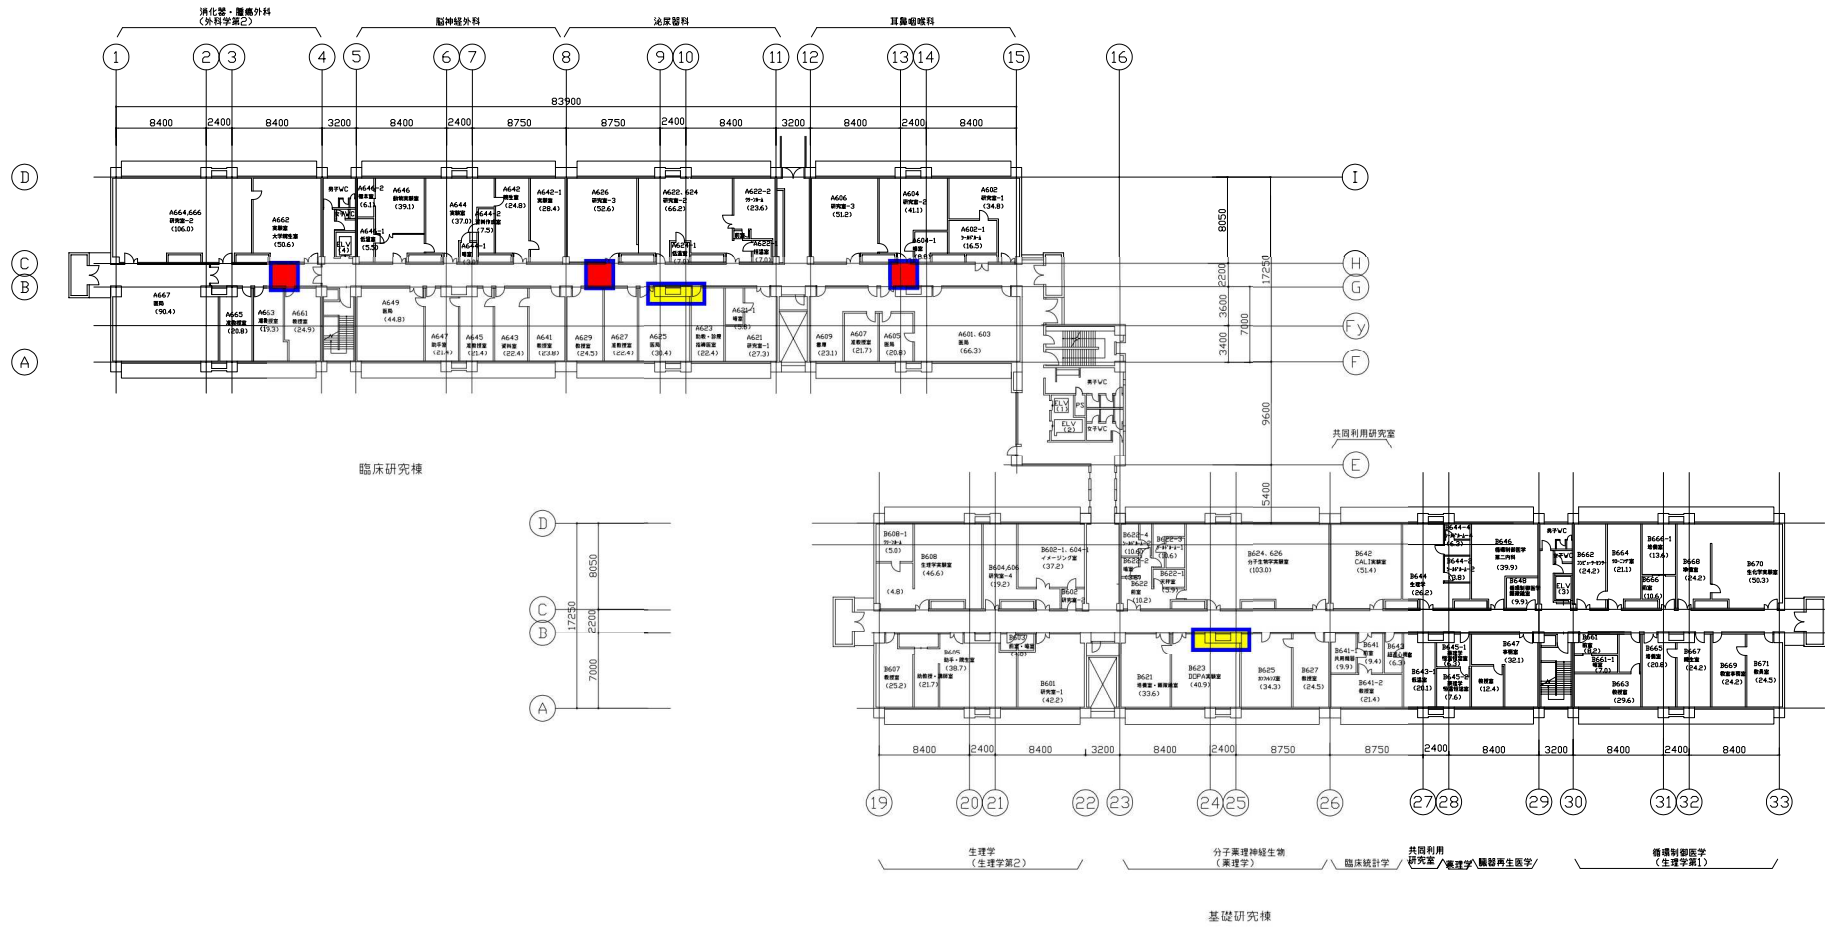

- 受信機器 設置カ所
- ネットワーク機器収容EPS

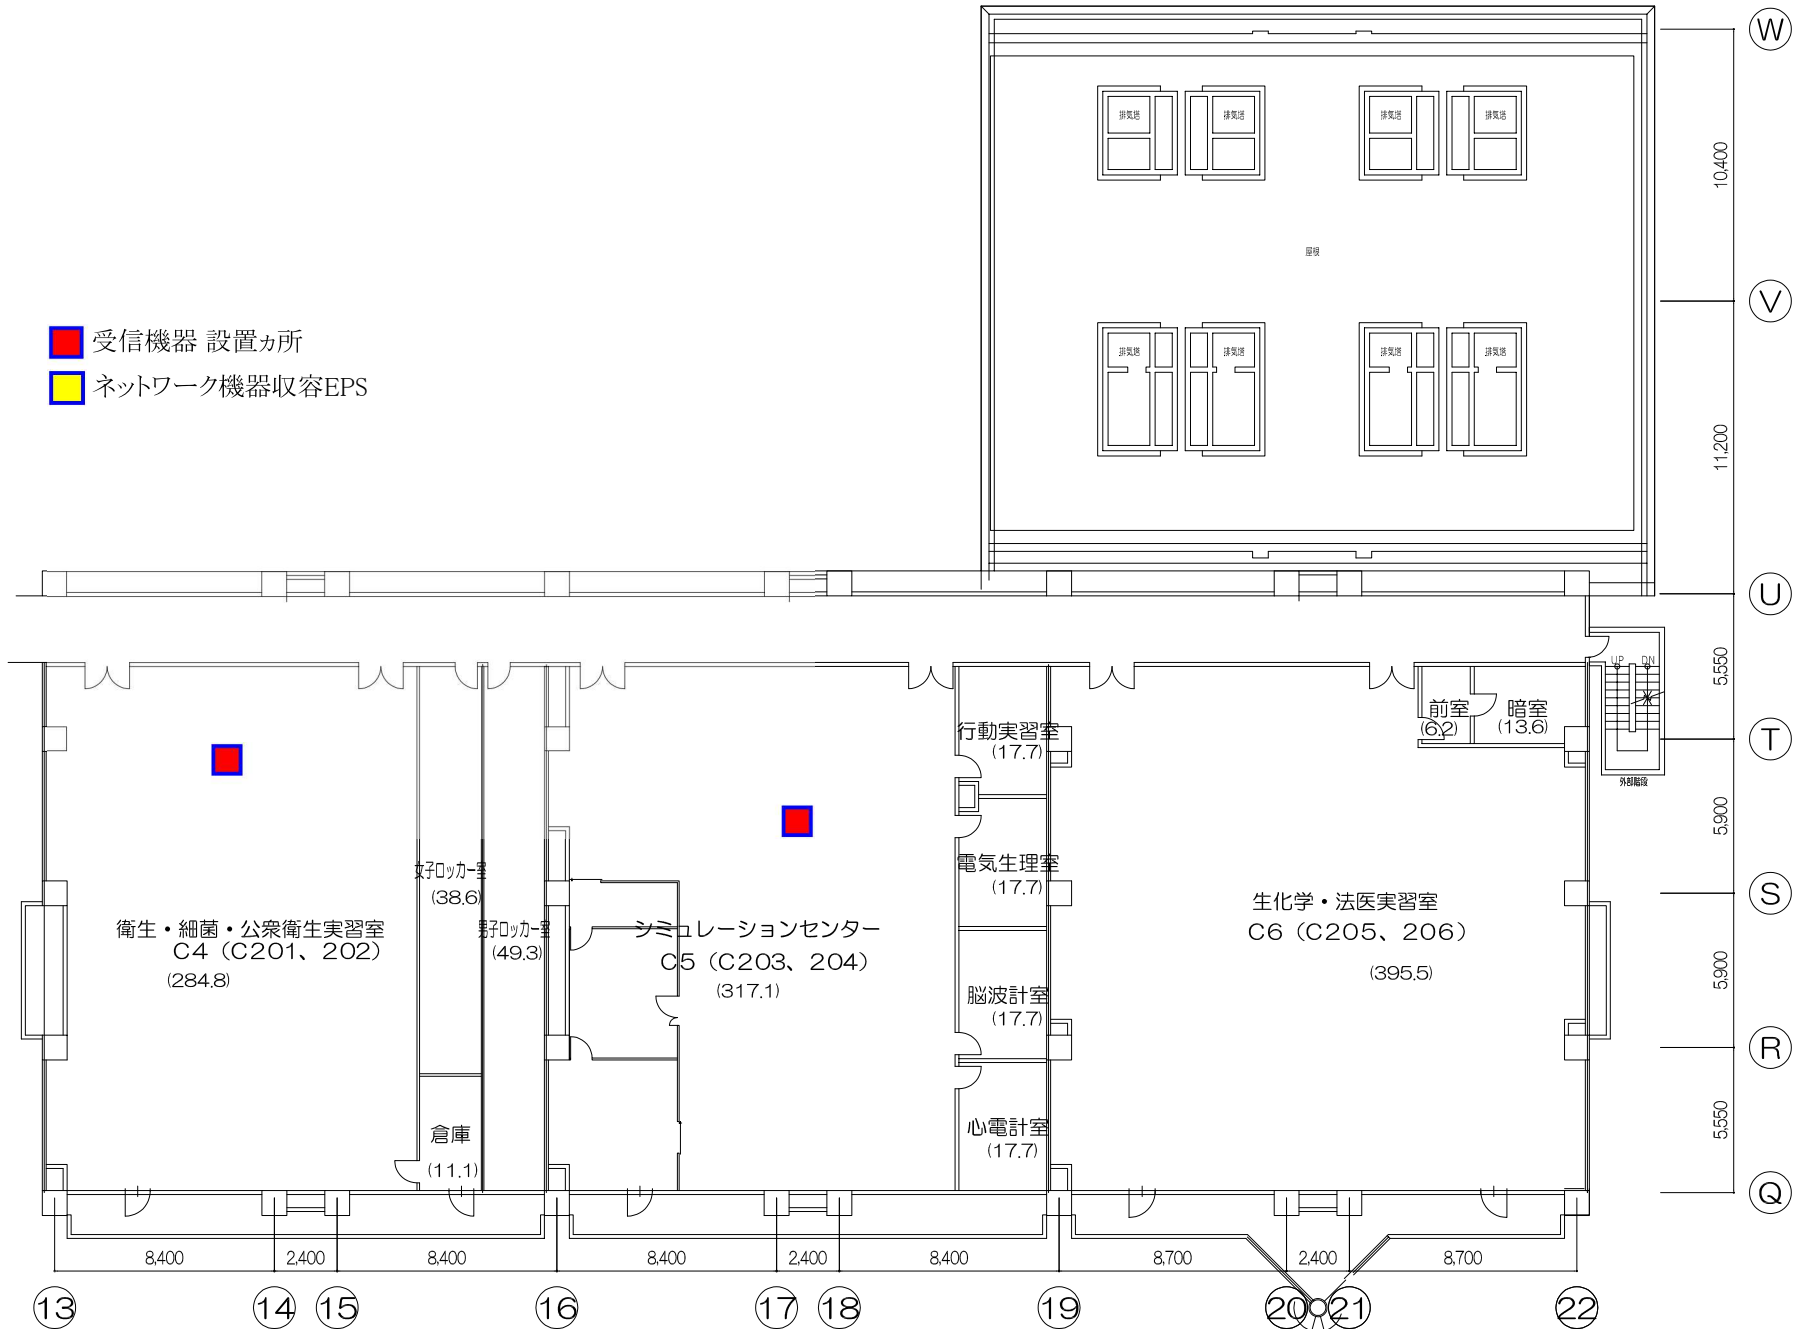

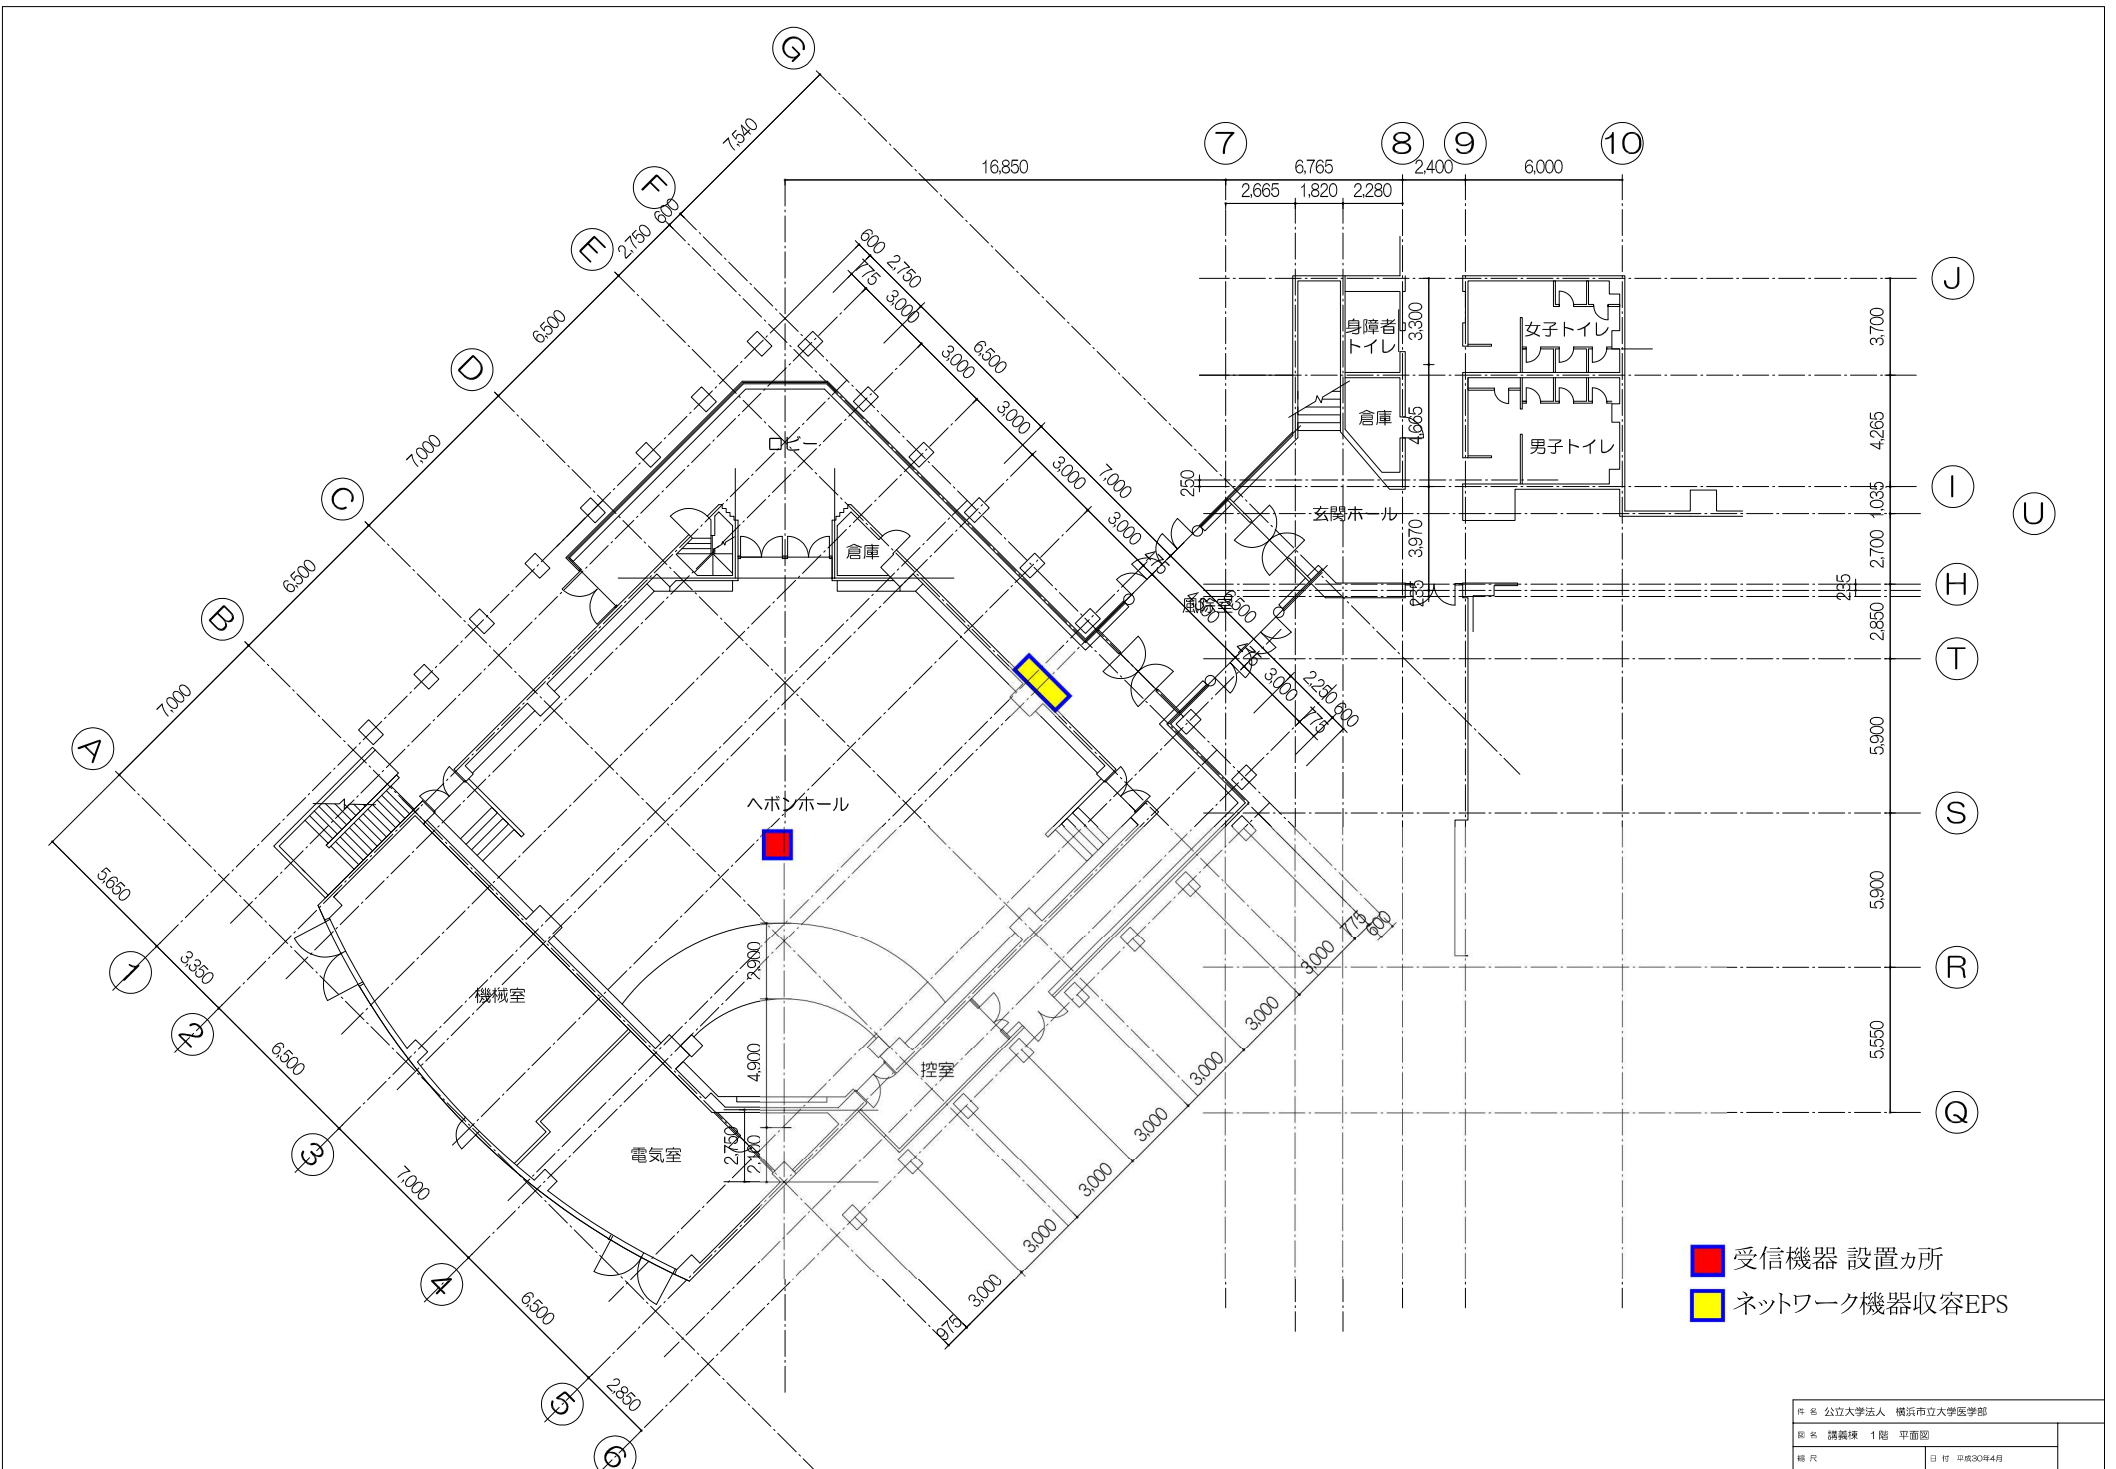

- 受信機器 設置カ所
- ネットワーク機器收容EPS

