


配置図

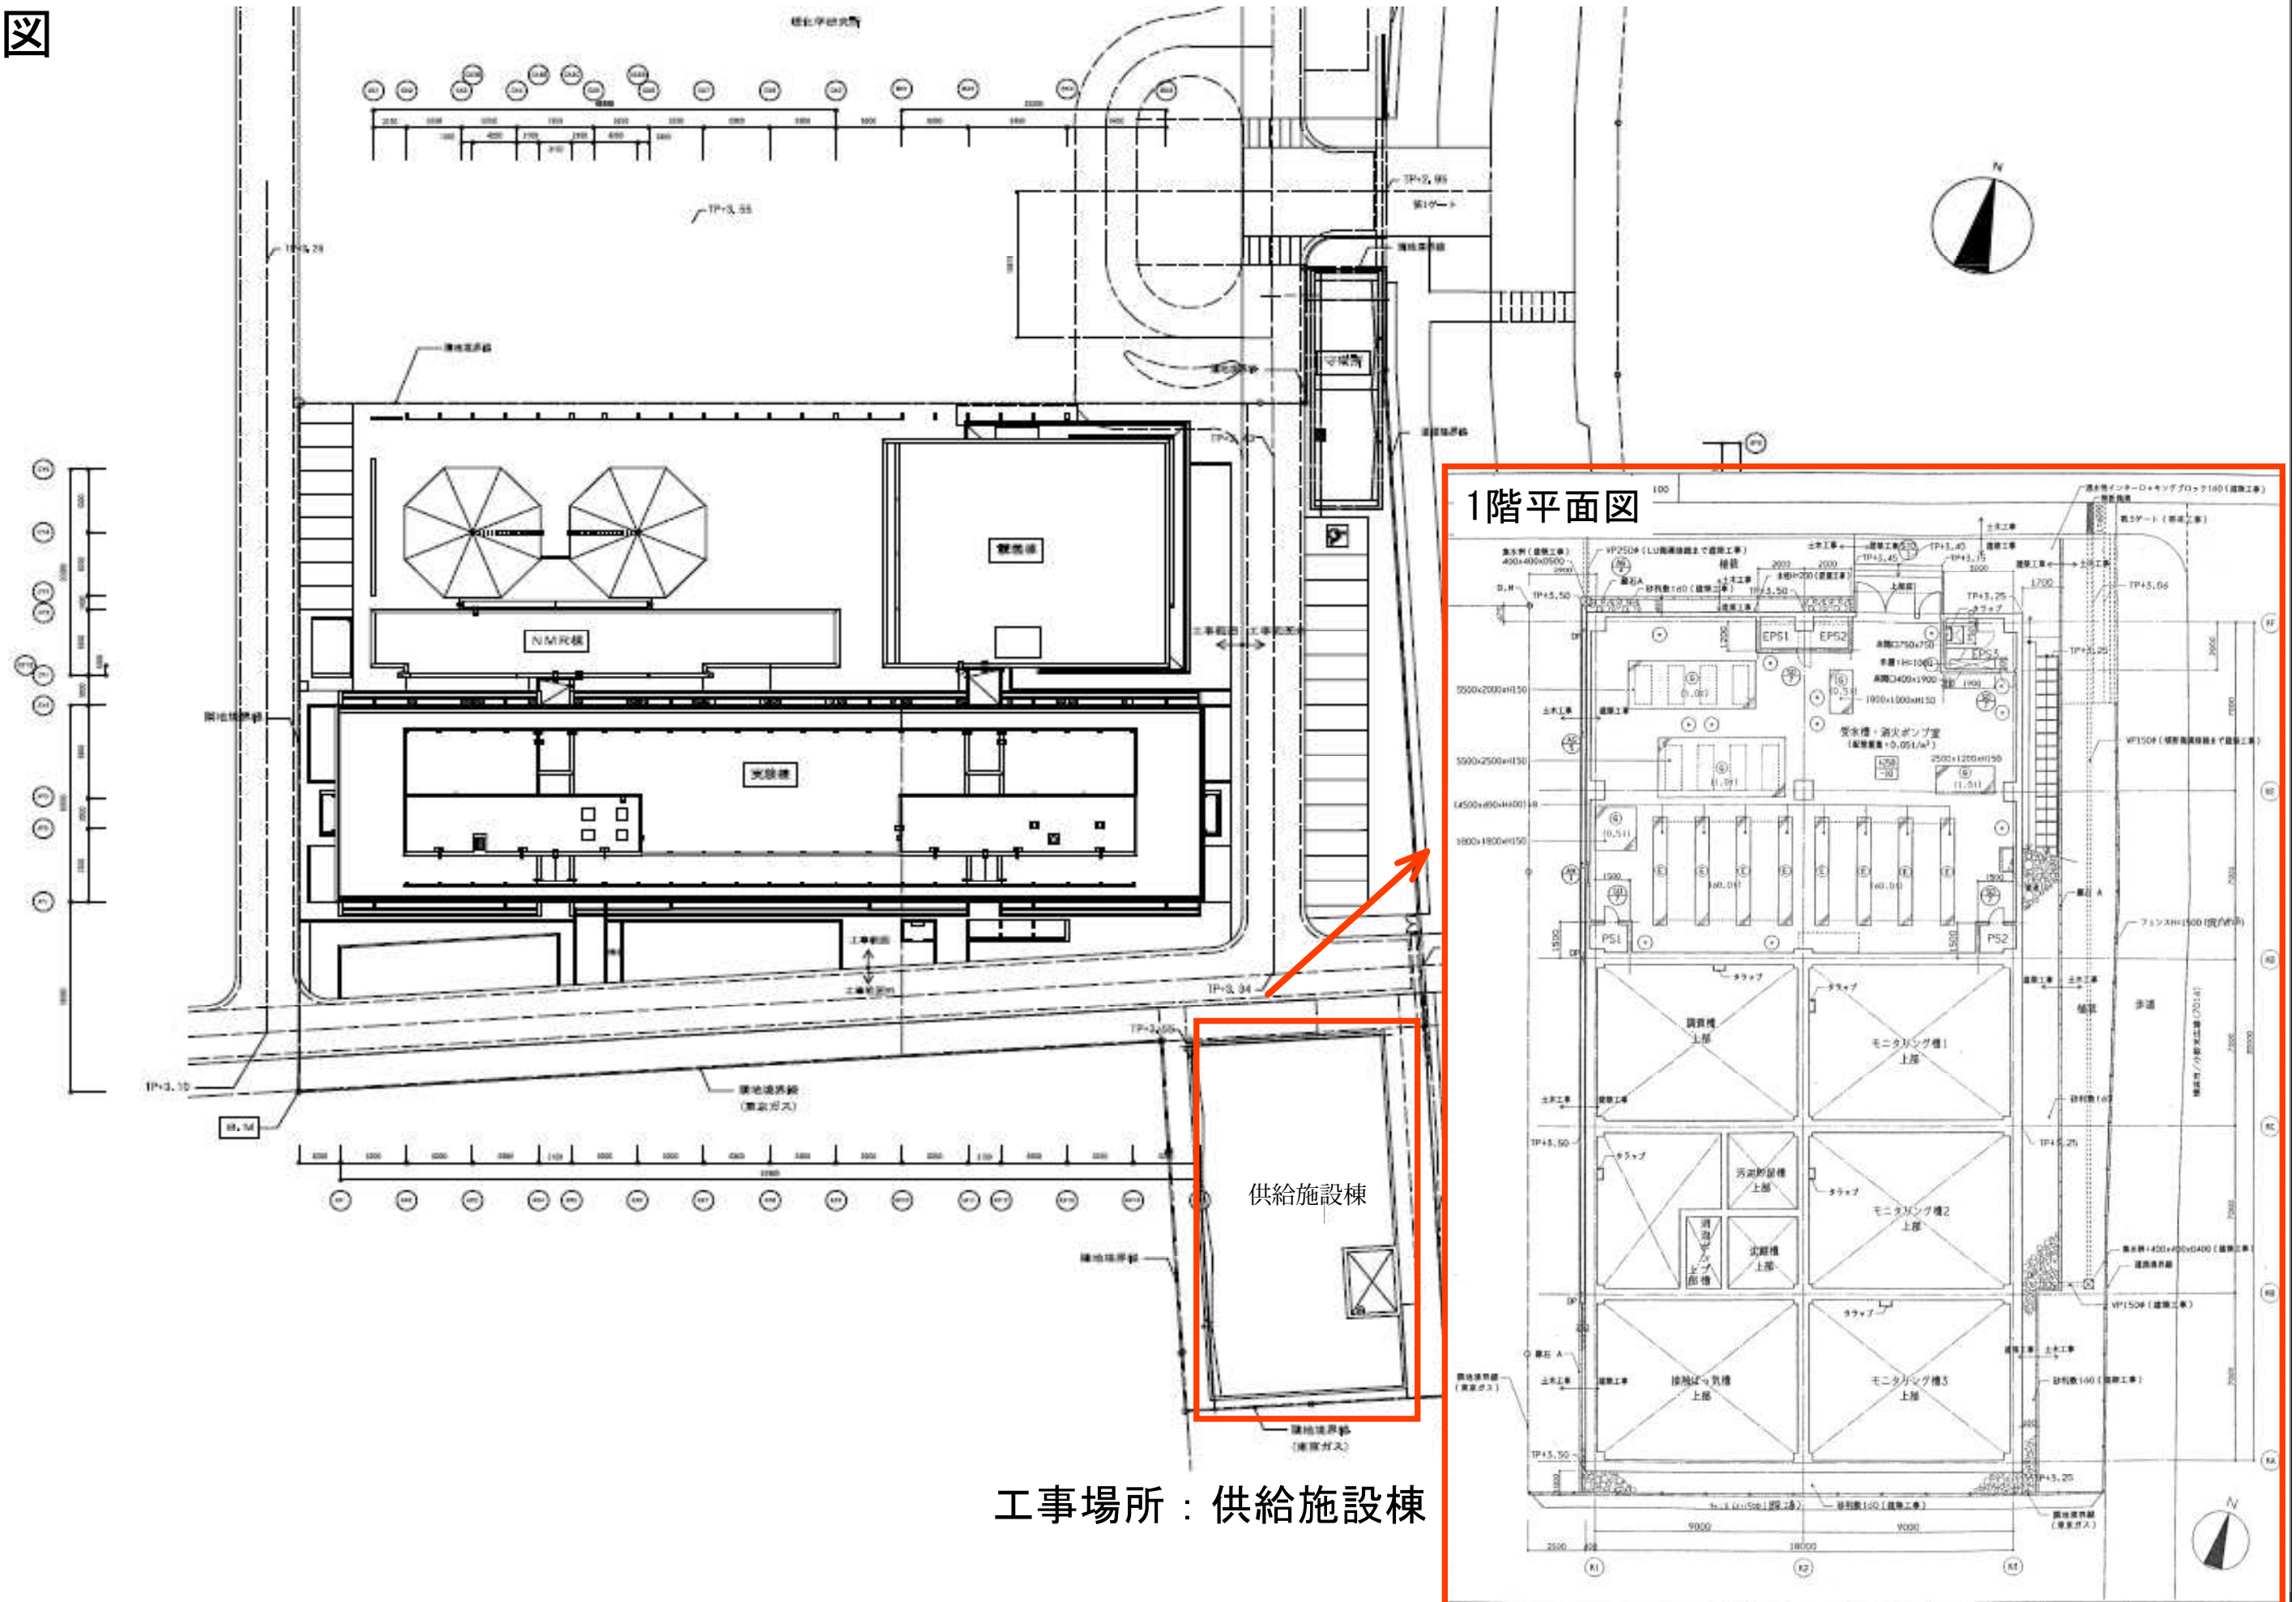


工事場所：供給施設棟

[illegible]

給水設備平面図（既設）

保安減圧弁



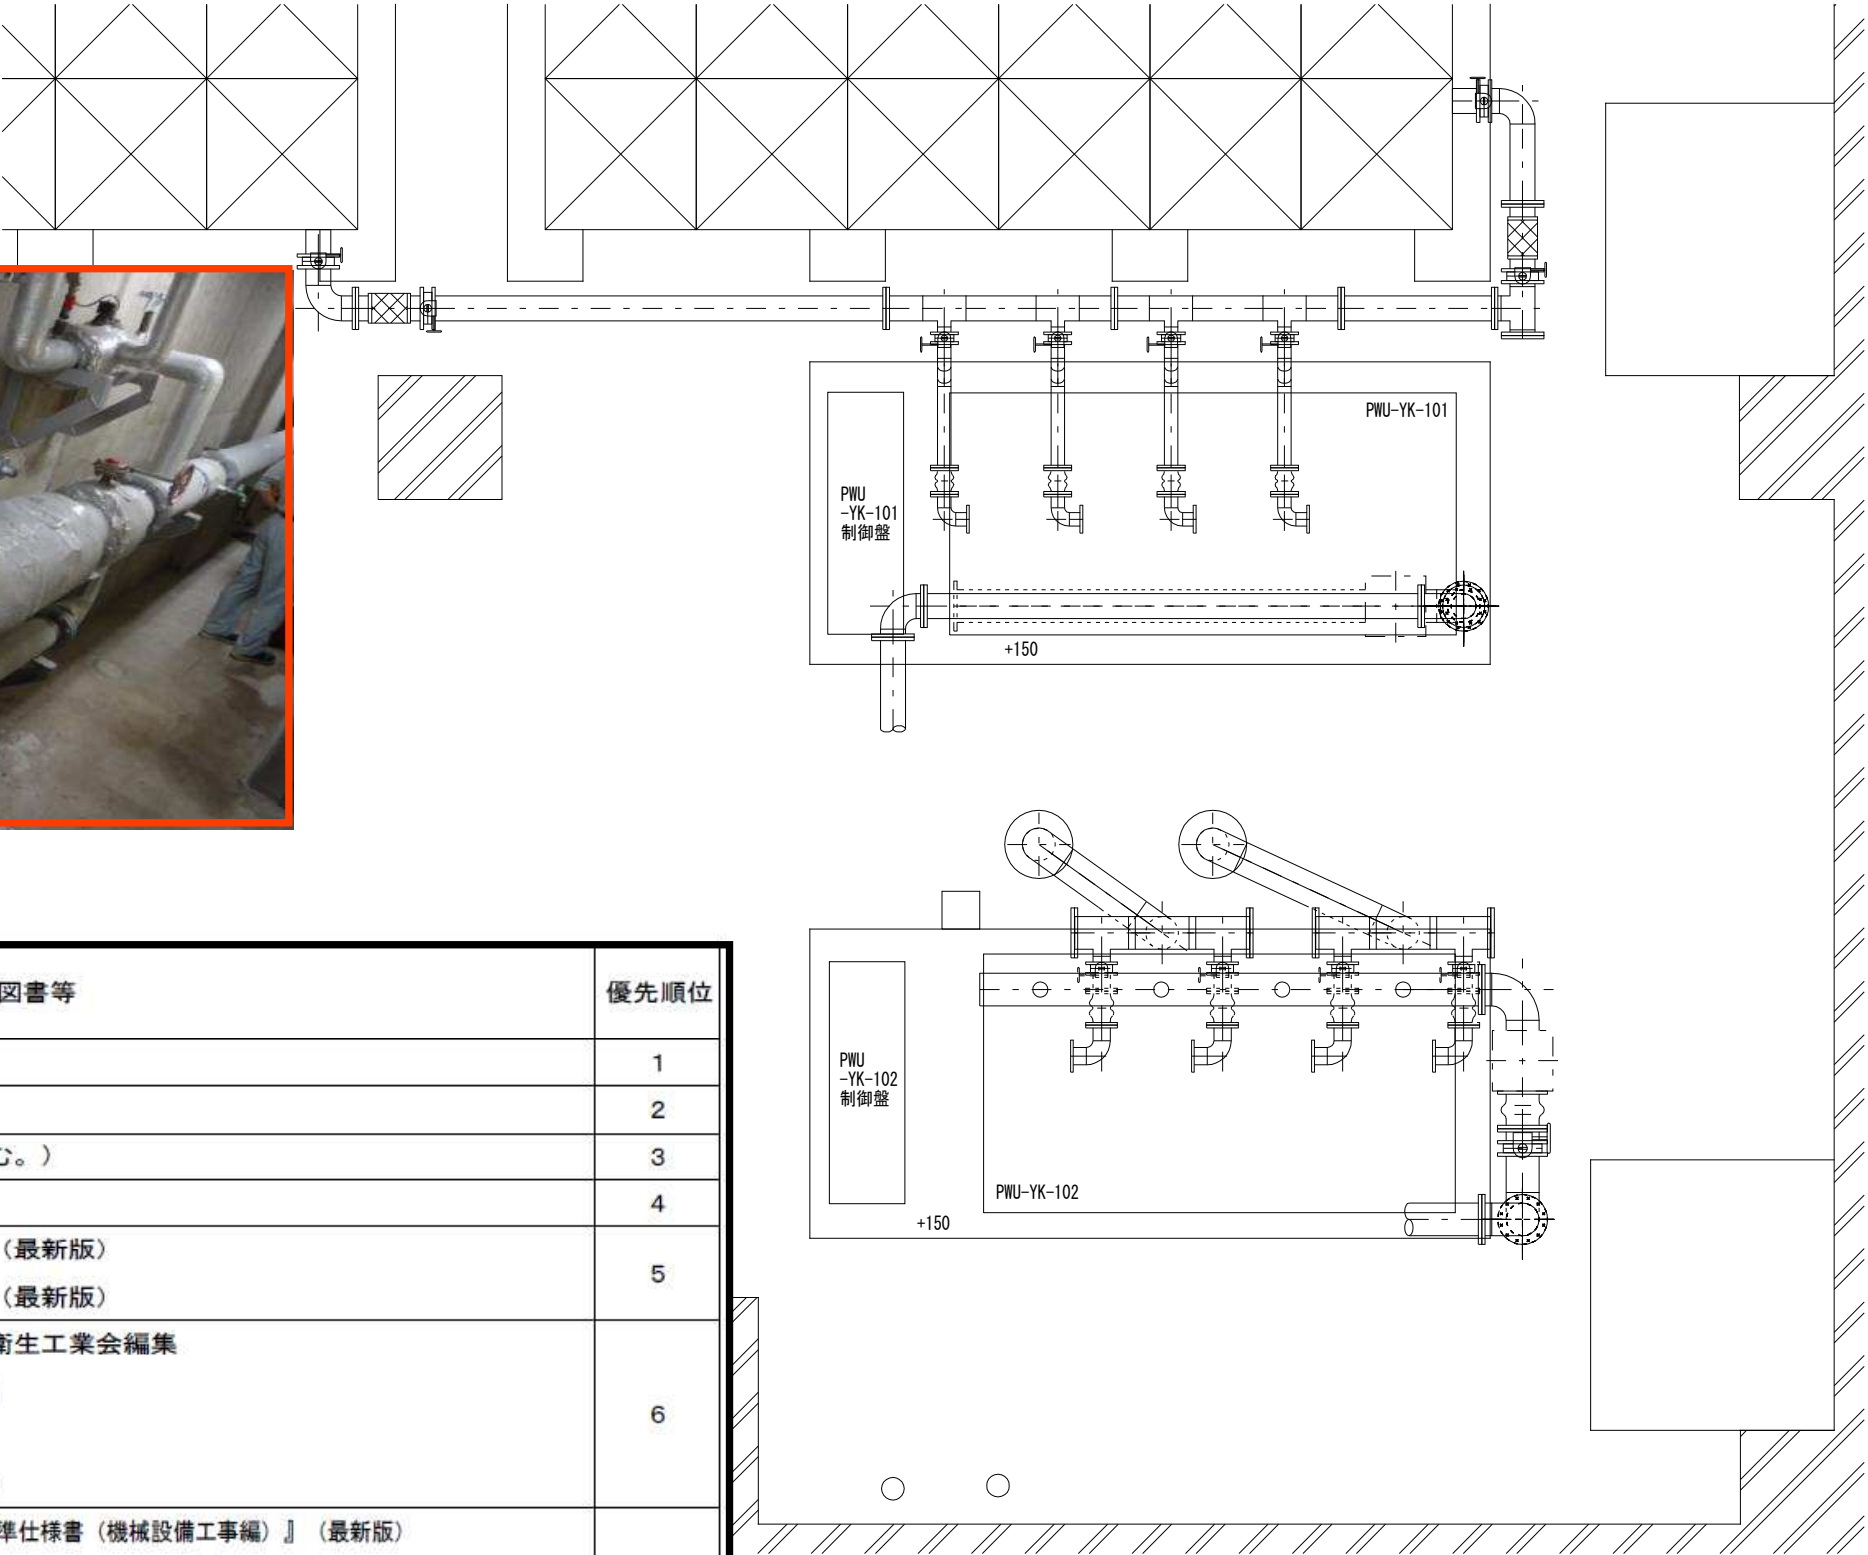


設計図書の優先順位

設計図書等	優先順位
現場説明に対する質問回答書	1
現場説明書	2
特記仕様書（図面記載のもの及び別冊を含む。）	3
設計書及び図面	4
『横浜市建築局機械設備工事特則仕様書』（最新版）	5
『横浜市建築局電気設備工事特則仕様書』（最新版）	
横浜市建築局・一般社団法人神奈川県空調衛生工業会編集 『機械設備工事施工マニュアル』（最新版）	6
横浜市建築局編集 『電気設備工事施工マニュアル』（最新版）	
国土交通省大臣官房官庁営繕部監修『公共建築工事標準仕様書（機械設備工事編）』（最新版）	7
国土交通省大臣官房官庁営繕部監修『公共建築工事標準仕様書（電気設備工事編）』（最新版）	
国土交通省大臣官房官庁営繕部監修『公共建築改修工事標準仕様書（機械設備工事編）』（最新版）	
国土交通省大臣官房官庁営繕部監修『公共建築改修工事標準仕様書（電気設備工事編）』（最新版）	
国土交通省大臣官房官庁営繕部設備・環境課監修『公共建築設備工事標準図（機械設備工事編）』（最新版）	
国土交通省大臣官房官庁営繕部設備・環境課監修『公共建築設備工事標準図（電気設備工事編）』（最新版）	

修正					校 図	校 図	設 計	製 図	設計年月日	工事名称	工事番号	REV.
										横浜市立大学鶴見キャンパス供給施設棟 加圧給水ポンプユニット（上水・雑用水）等取替工事		
											縮尺 1/50	図面番号 2/3

給水設備平面図（新設）

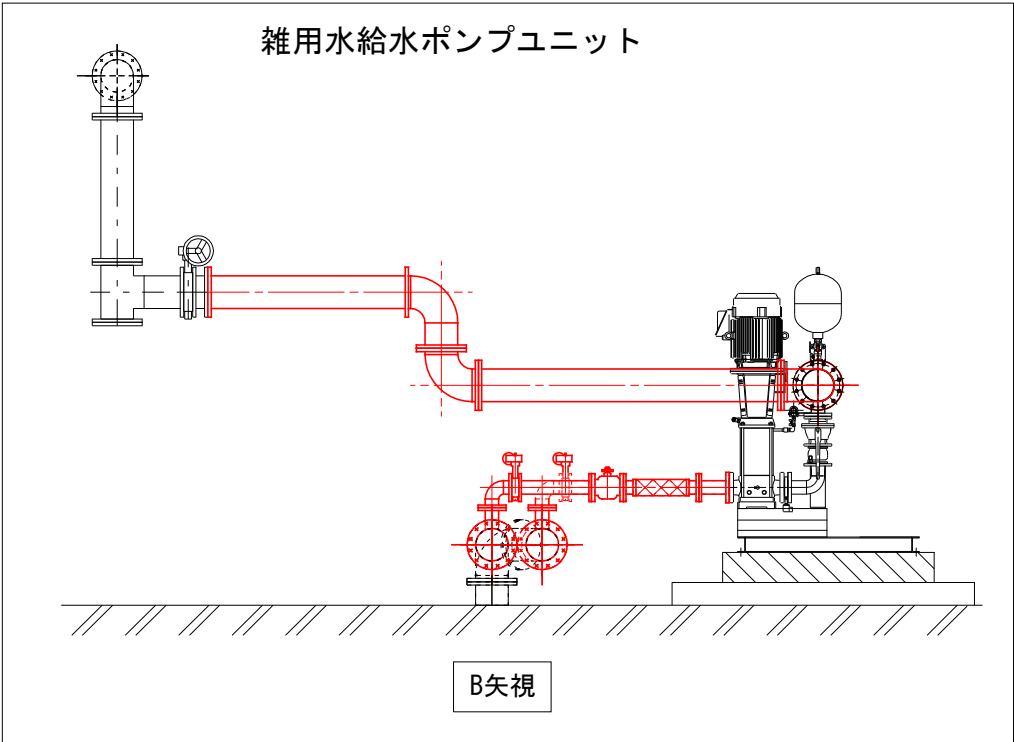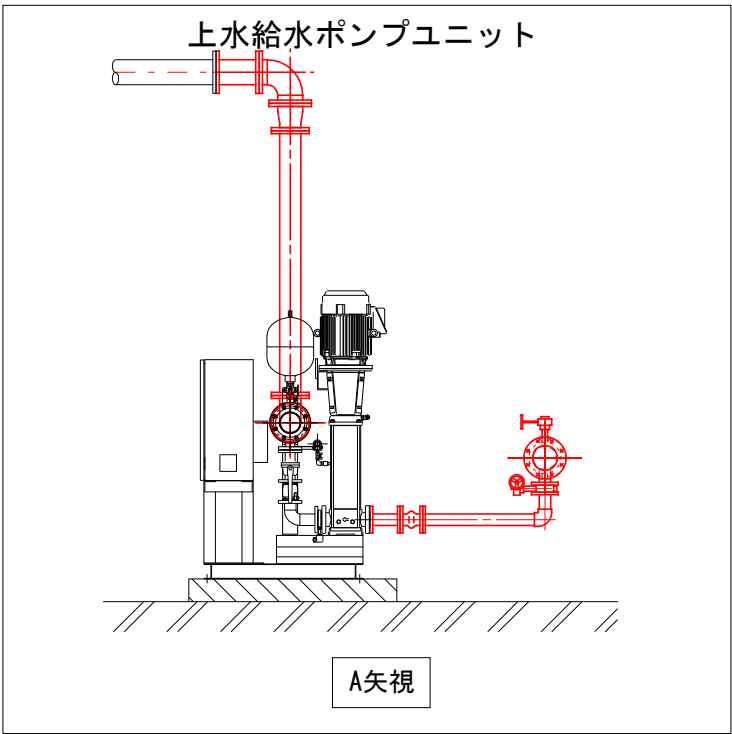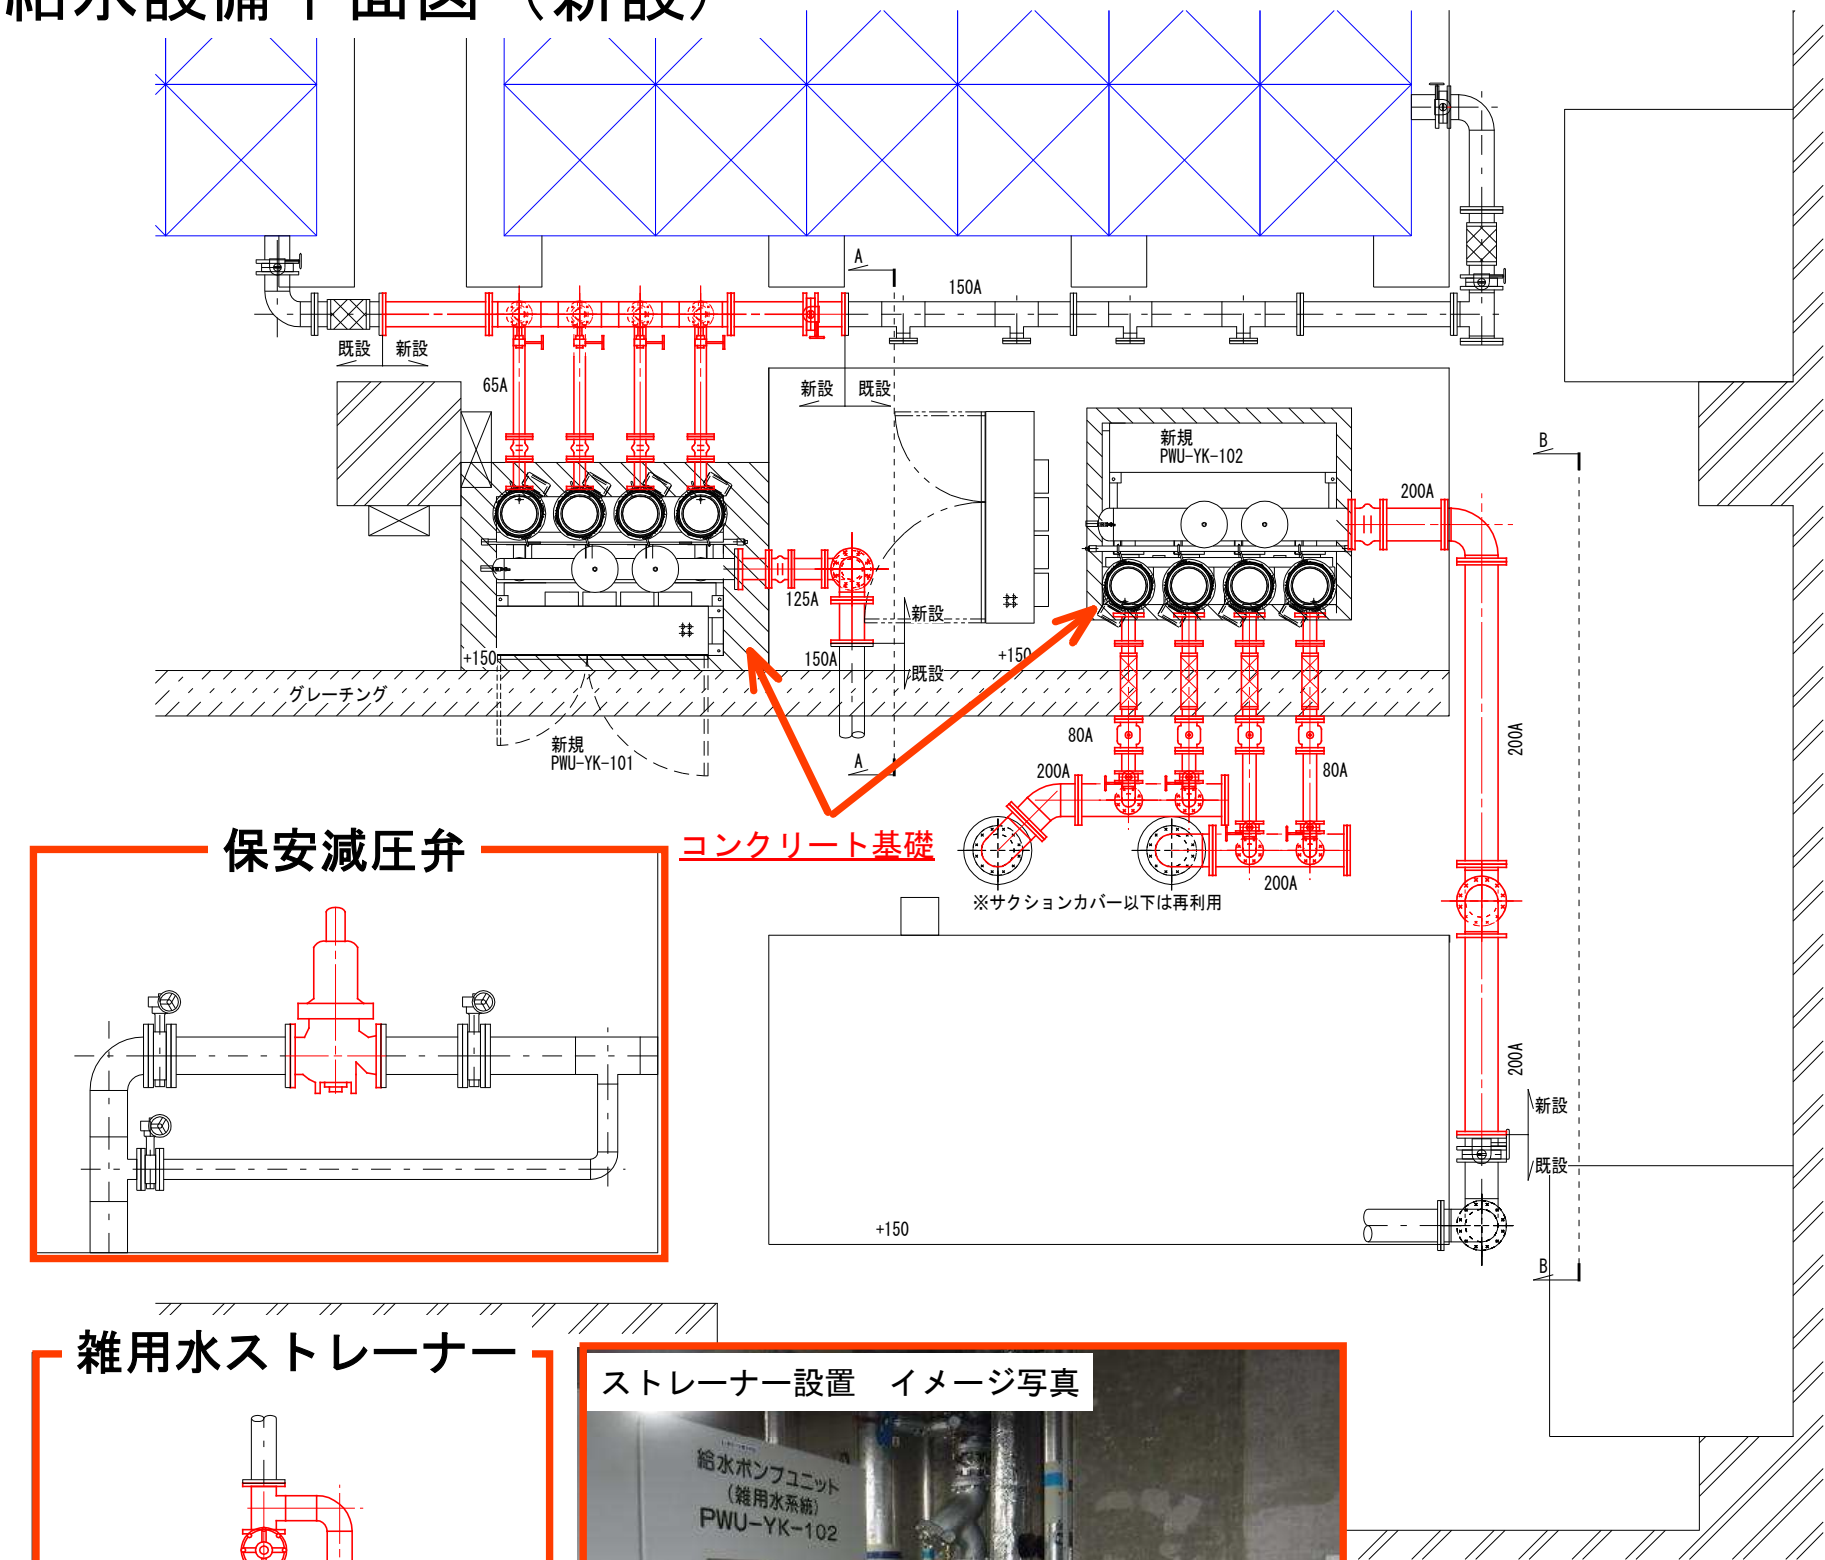

※参考レイアウトとなります。

修正					検 図	検 図	設 計	製 図	設計年月日	工事名称	工事番号	REV.
										横浜市立大学鶴見キャンパス供給施設棟 加圧給水ポンプユニット（上水・雑用水）等取替工事		
											縮尺 1/50	図面番号 3/3